



# Suchá Rudná 760455

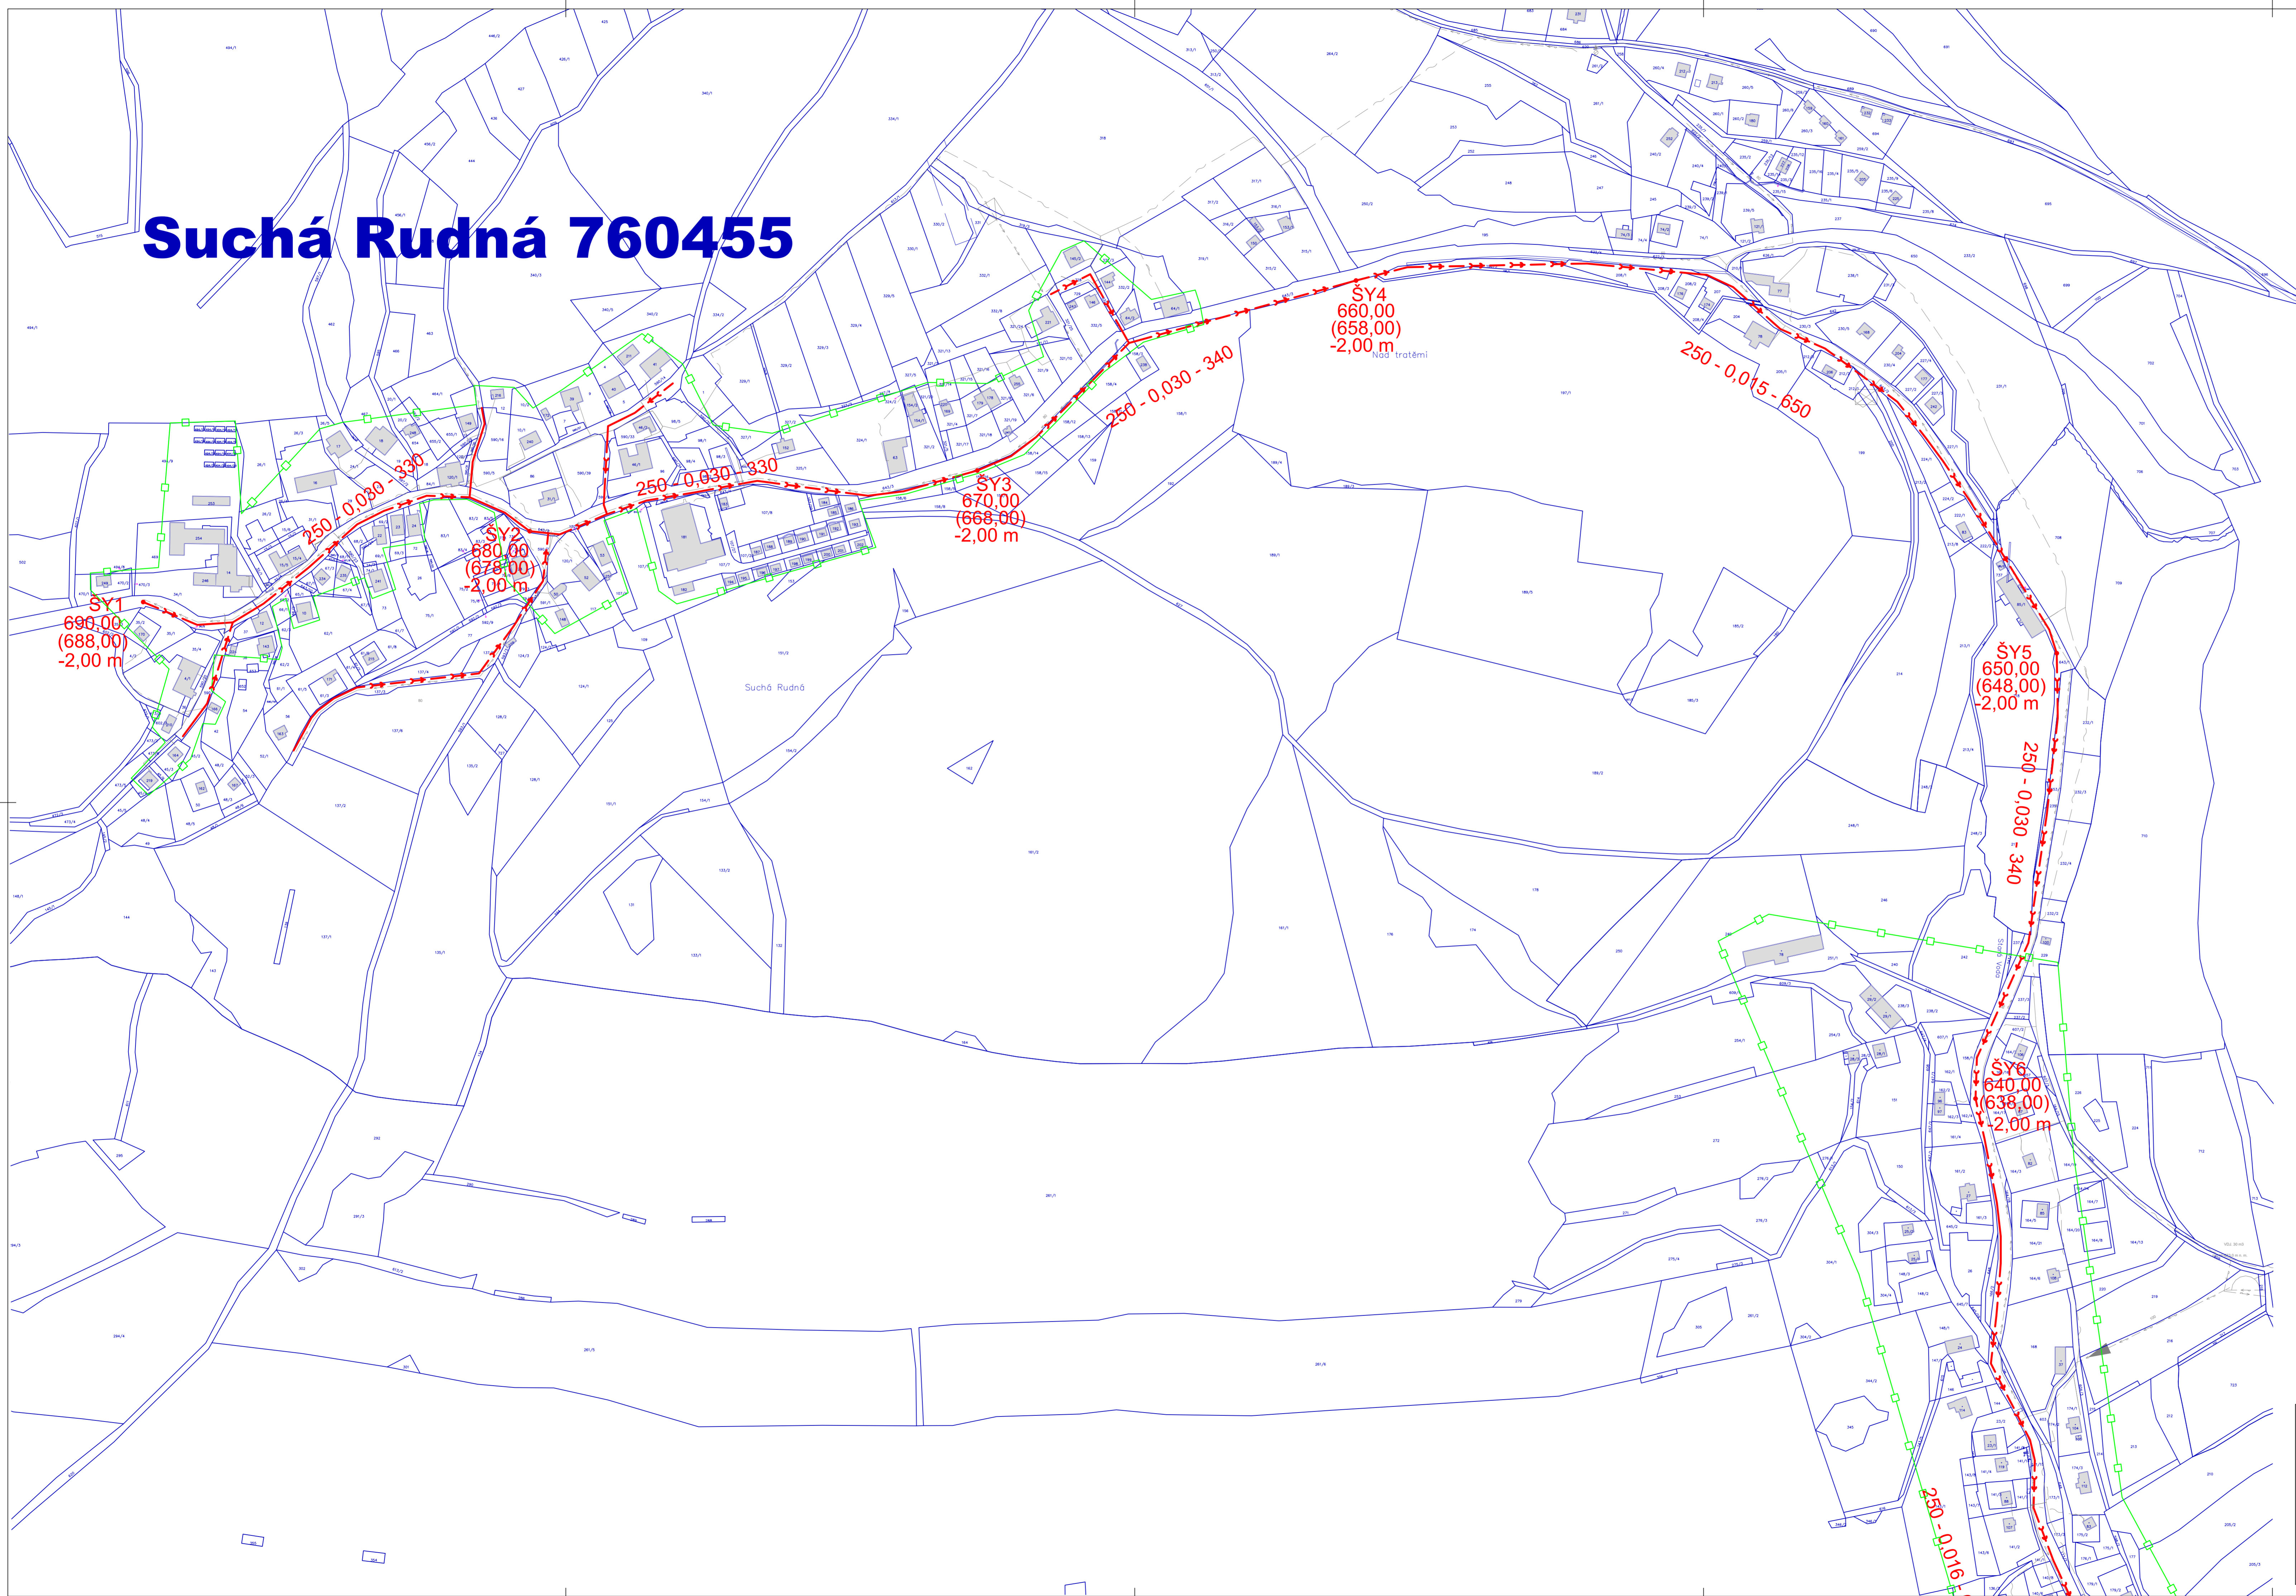

- STÁVAJÍCÍ SÍŤ**
- sčítací síť podzemní zaměřená a kótovaná, vnitřní STP (ČETN)
  - sčítací síť podzemní STP nezaměřená poloha (ČETN)
  - sčítací síť podzemní STP nadzemní (ČETN)
  - elektrické vedení NN podzemní (ČEZ Distribuce)
  - elektrické vedení NN nadzemní (ČEZ Distribuce)
  - elektrické vedení VN nadzemní (ČEZ Distribuce)
  - elektrické vedení VVN nadzemní (ČEZ Distribuce)
  - vodovod pitný zaměřený
  - plynovod STL (RWE)
  - plynovod VTL (RWE)
  - kanalizace splašková stávající
  - kanalizace dešťová stávající
  - kanalizace tlaková stávající
- NOVÉ SÍŤ**
- FS 01 – kanalizace splašková gravitační
  - FS 01.1 – kanalizační přípojky splaškové
  - FS 01 – kanalizace tlaková
  - FS 01.1 – kanalizační přípojky tlakové
  - FS 01.1 – domovní čerpací stanice
  - FS 02 – gravitační odtok z ČOV
  - FS 02 – přípojka vodovodu pro ČOV
  - FS 02 – přípojka NN pro ČOV
- HRANICE**
- hranice parcely
  - vnitřní hranice parcely
  - věcná břemena

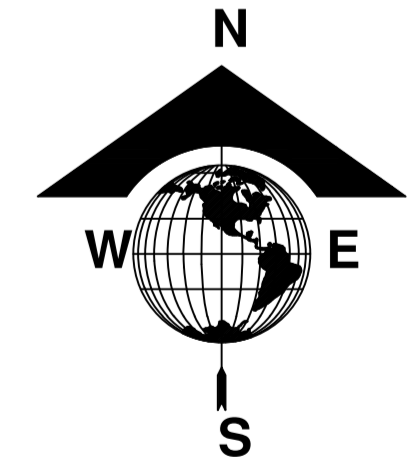

VYPRACOVAL:	Ing. Jan Rozsival	 <b>IROP Olomouc</b> Holická 156 / 49, 77200 Olomouc tel.: +420 602 633 982
ODP.PROJEKTANT:	Ing. Jan Rozsival	
M.P.P.:	Ing. Jan Rozsival	
INVESTOR:	Obec Světlá Hora	
<b>Světlá Hora - Kanalizace a ČOV</b>		
<b>B. Výkresová část</b>		
Stavba:		DATUM: 06 / 2023
Část:		STUPĚN: T E S
Funkční soubor:		POČET A4: 10
		MĚŘÍTKO: 1 : 2000
		ZAKÁZKA ČÍSLO: 068 - V0106
VÝKRES:	<b>Situace - II. a III. etapa</b>	Číslo přílohy: <b>068-V0106-B3b</b>